


РАБОЧИЙ ПРОЕКТ
Односемейный жилой дом

Раздел "ВК"

Москва 2015 г.

Схема расположения коммуникационных отверстий

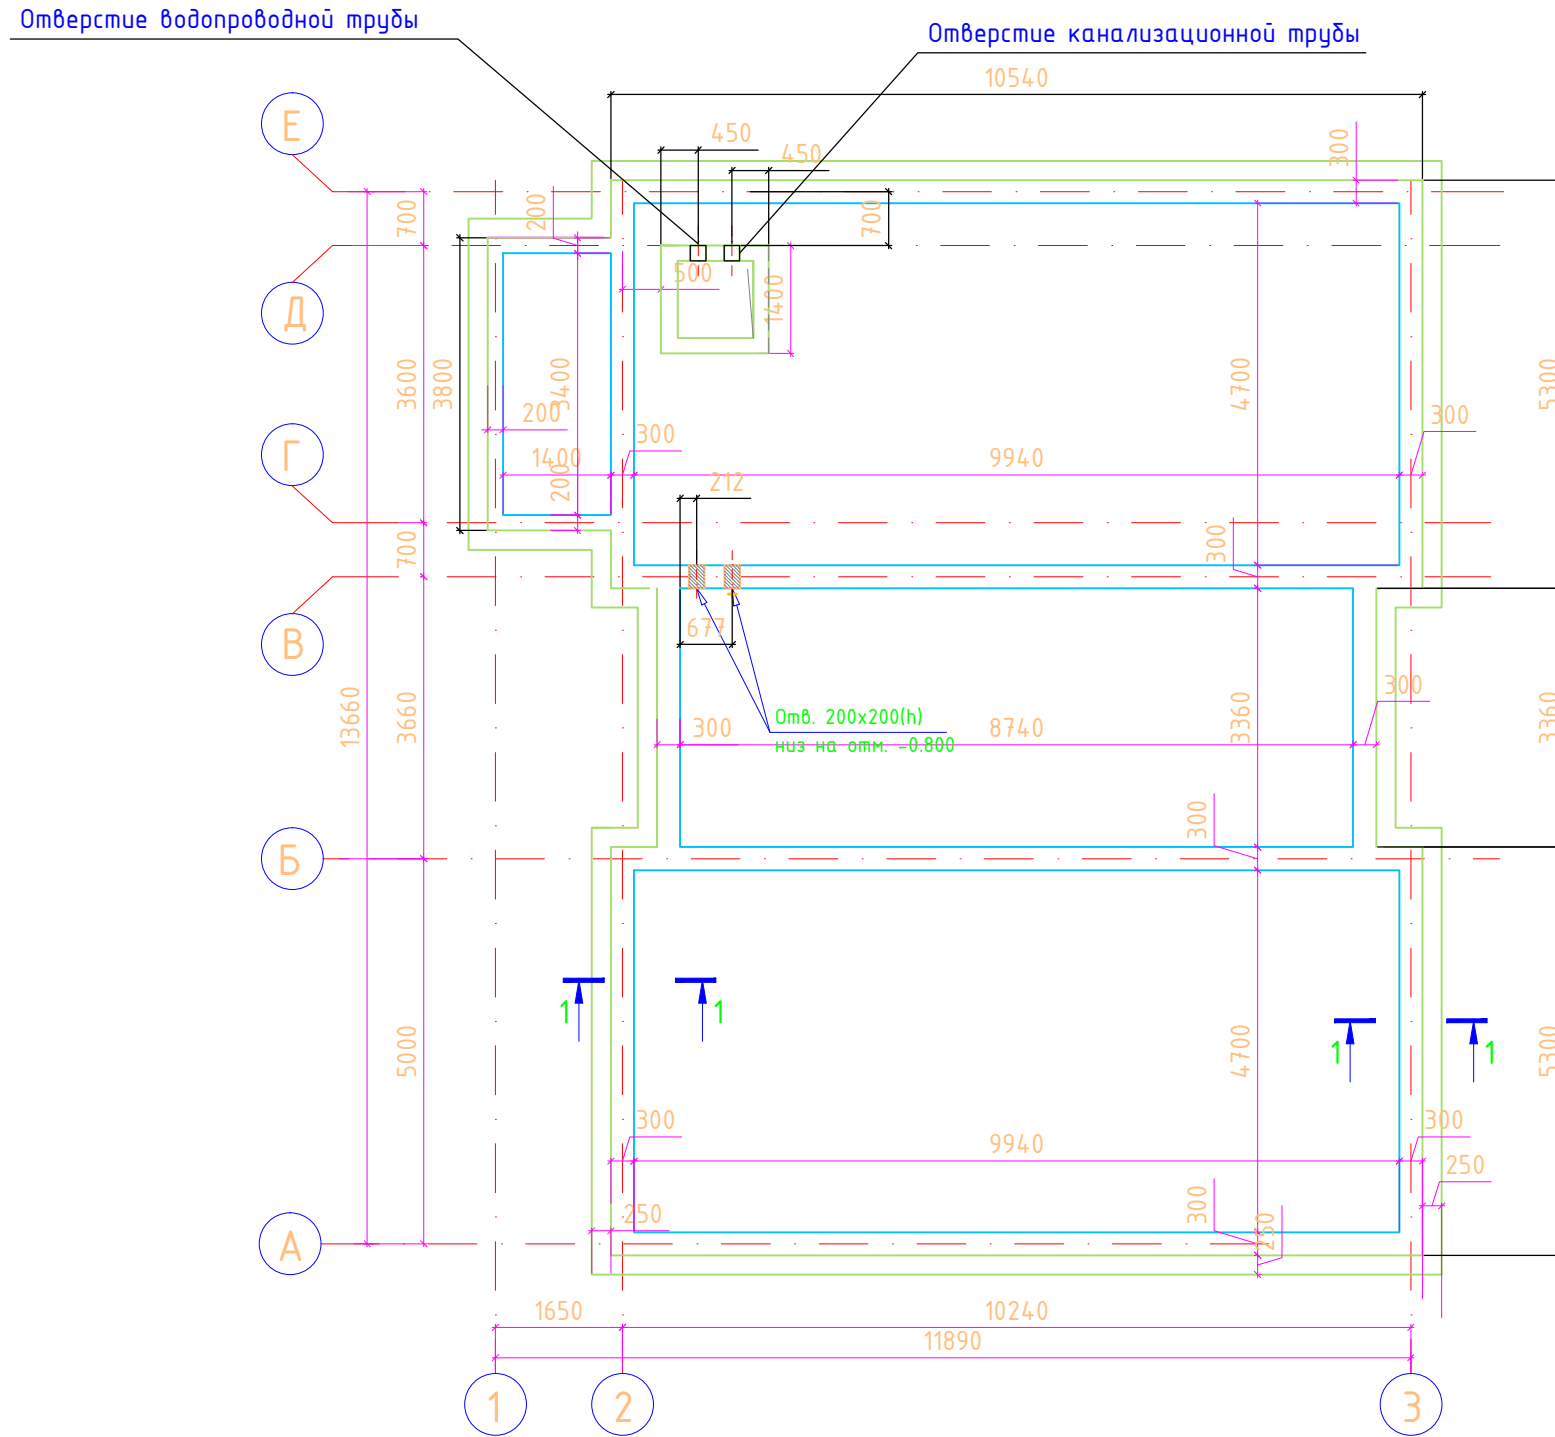


1. При организации отверстий обставить отверстия дополнительной арматурой диаметра 10 мм как в продольном так и в поперечном направлениях.

Инов.№ подл. Подпись и дата. Взамен инв.№

					ВК			
№уч.	лист	док.	подпись	дата				
					Односемейный жилой дом	Стадия	Лист	Листов
						Р	2	
Архитектор					Схема расположения коммуникационных отверстий			
Констр.								
Н.контр.								

План канализации М 1:100

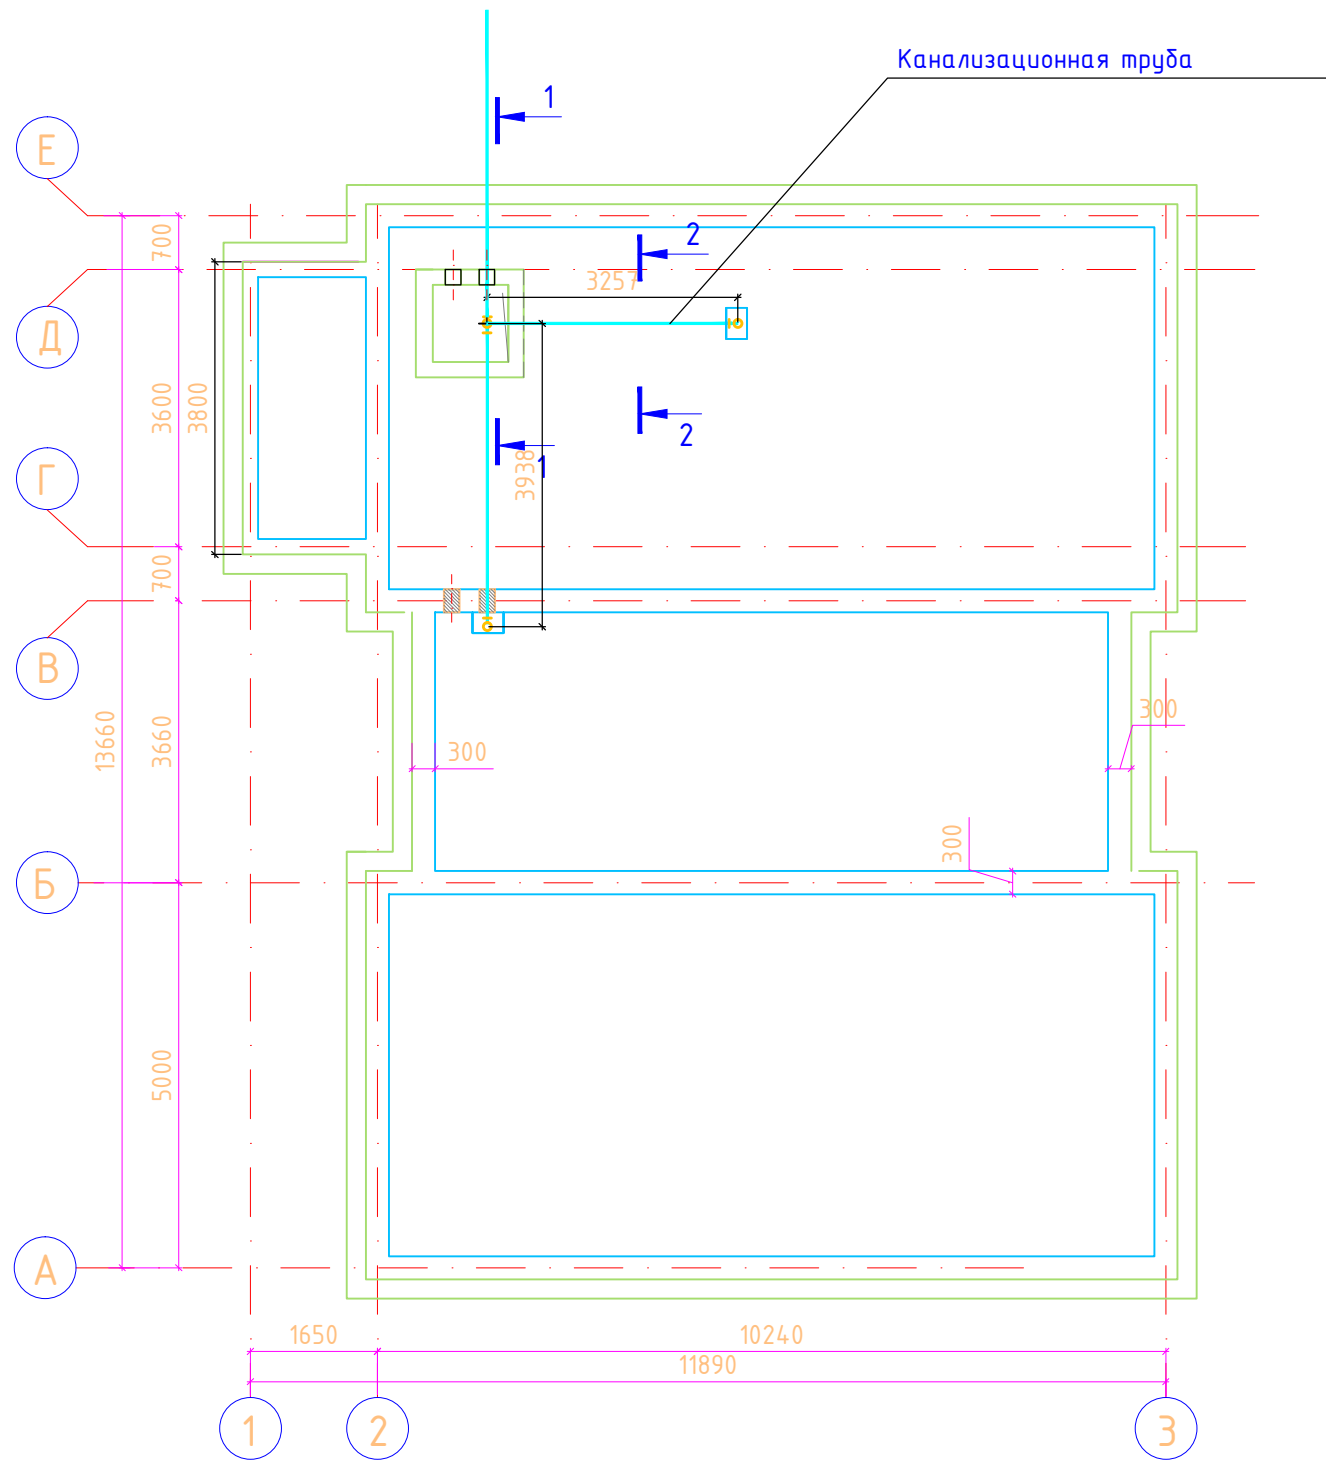

Инов.№ подл.	Взамен инв.№

					ВК		
№уч.	лист	док.	подпись	дата			
					Стадия	Лист	Листов
					Р	3	
Архитектор					План канализации		
Констр.					М 1:100		
Н.контр.							

Схема организации дренажа


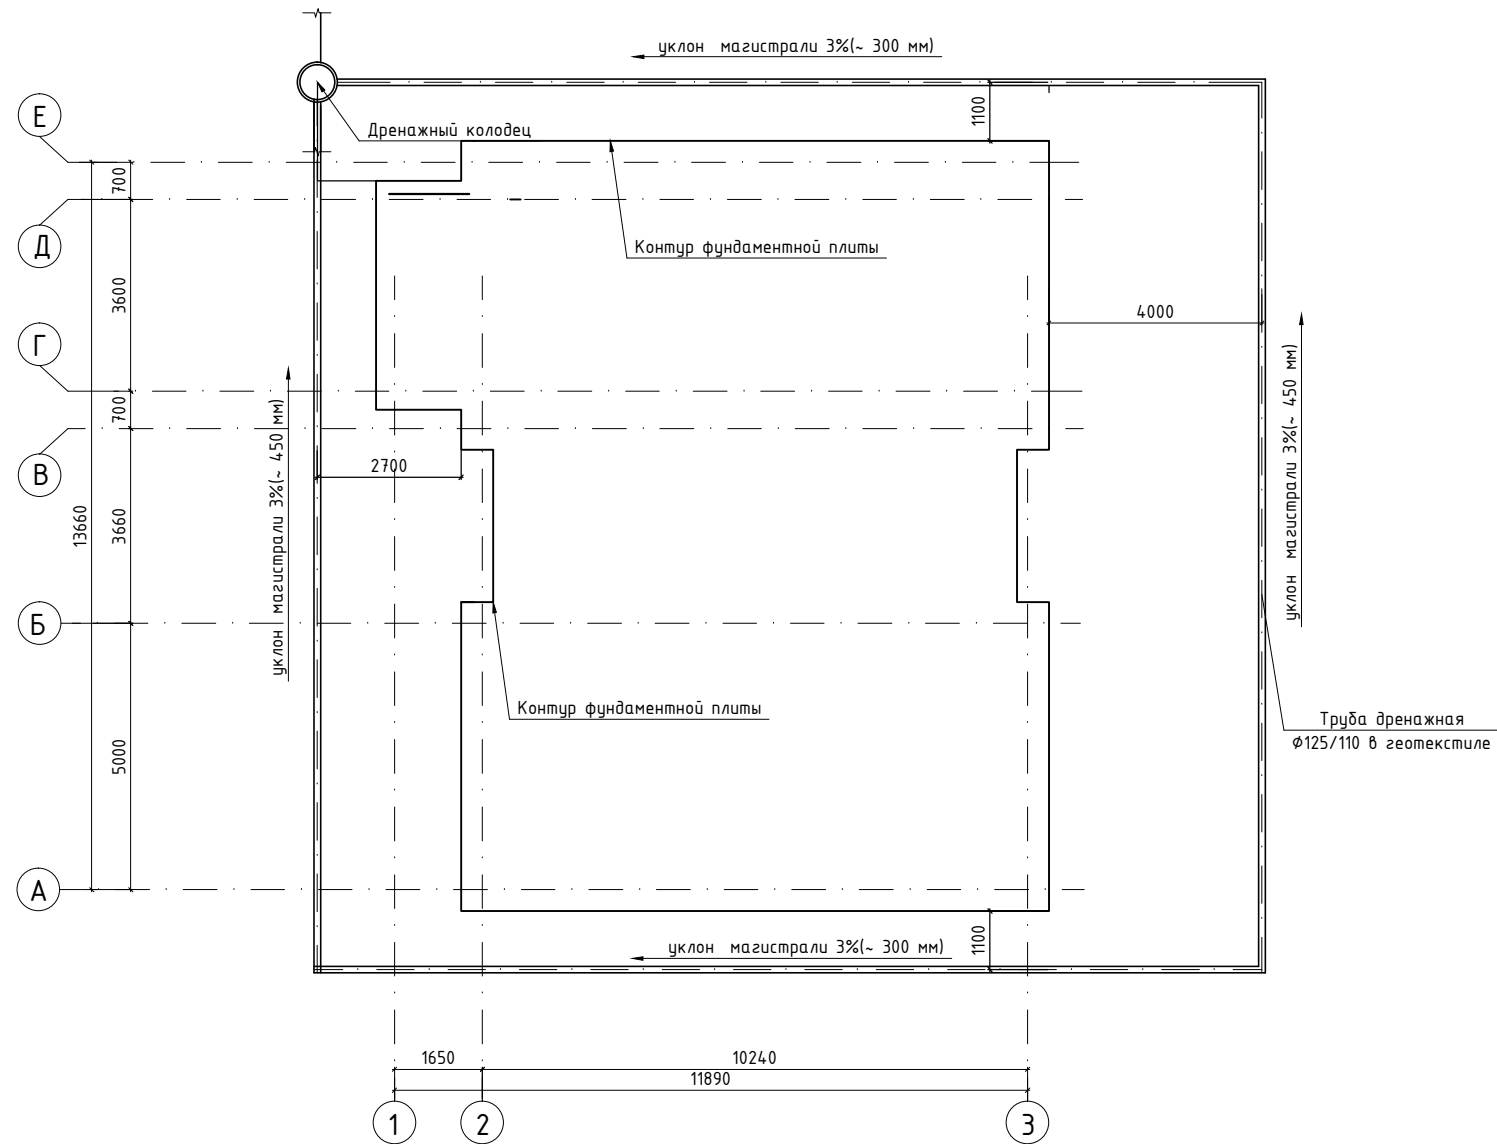


Схема организации дренажной системы

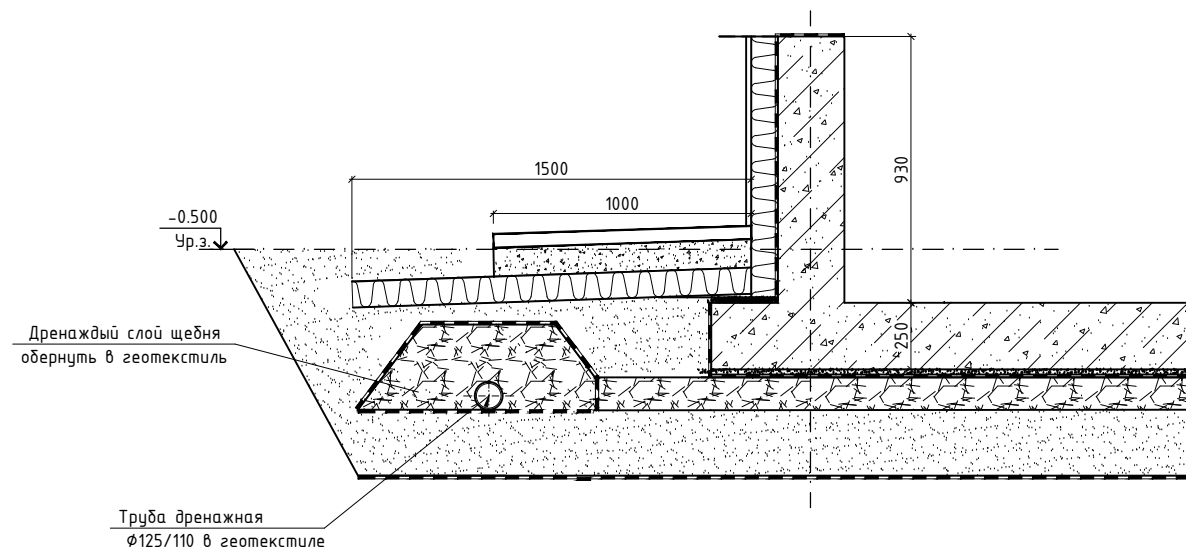

					ВК			
№уч.	лист	док.	подпись	дата				
					Односемейный жилой дом	Стадия	Лист	Листов
						Р	5	
ГАП					Схема организации дренажа			
Констр.								
Н.контр.								

Ивл. N подл. Подпись и дата. Взамел ивл. N